 



Návrh protipovodňových opatření na úroveň Q50

- Zatavnění
- Suché a retenční nádrže
- Agrotechnická a organizační opatření
- Parely Chrudim a Kočí
- Hranice subpovodí
- Vrstevnice
- Dráhy soustředěného odtoku

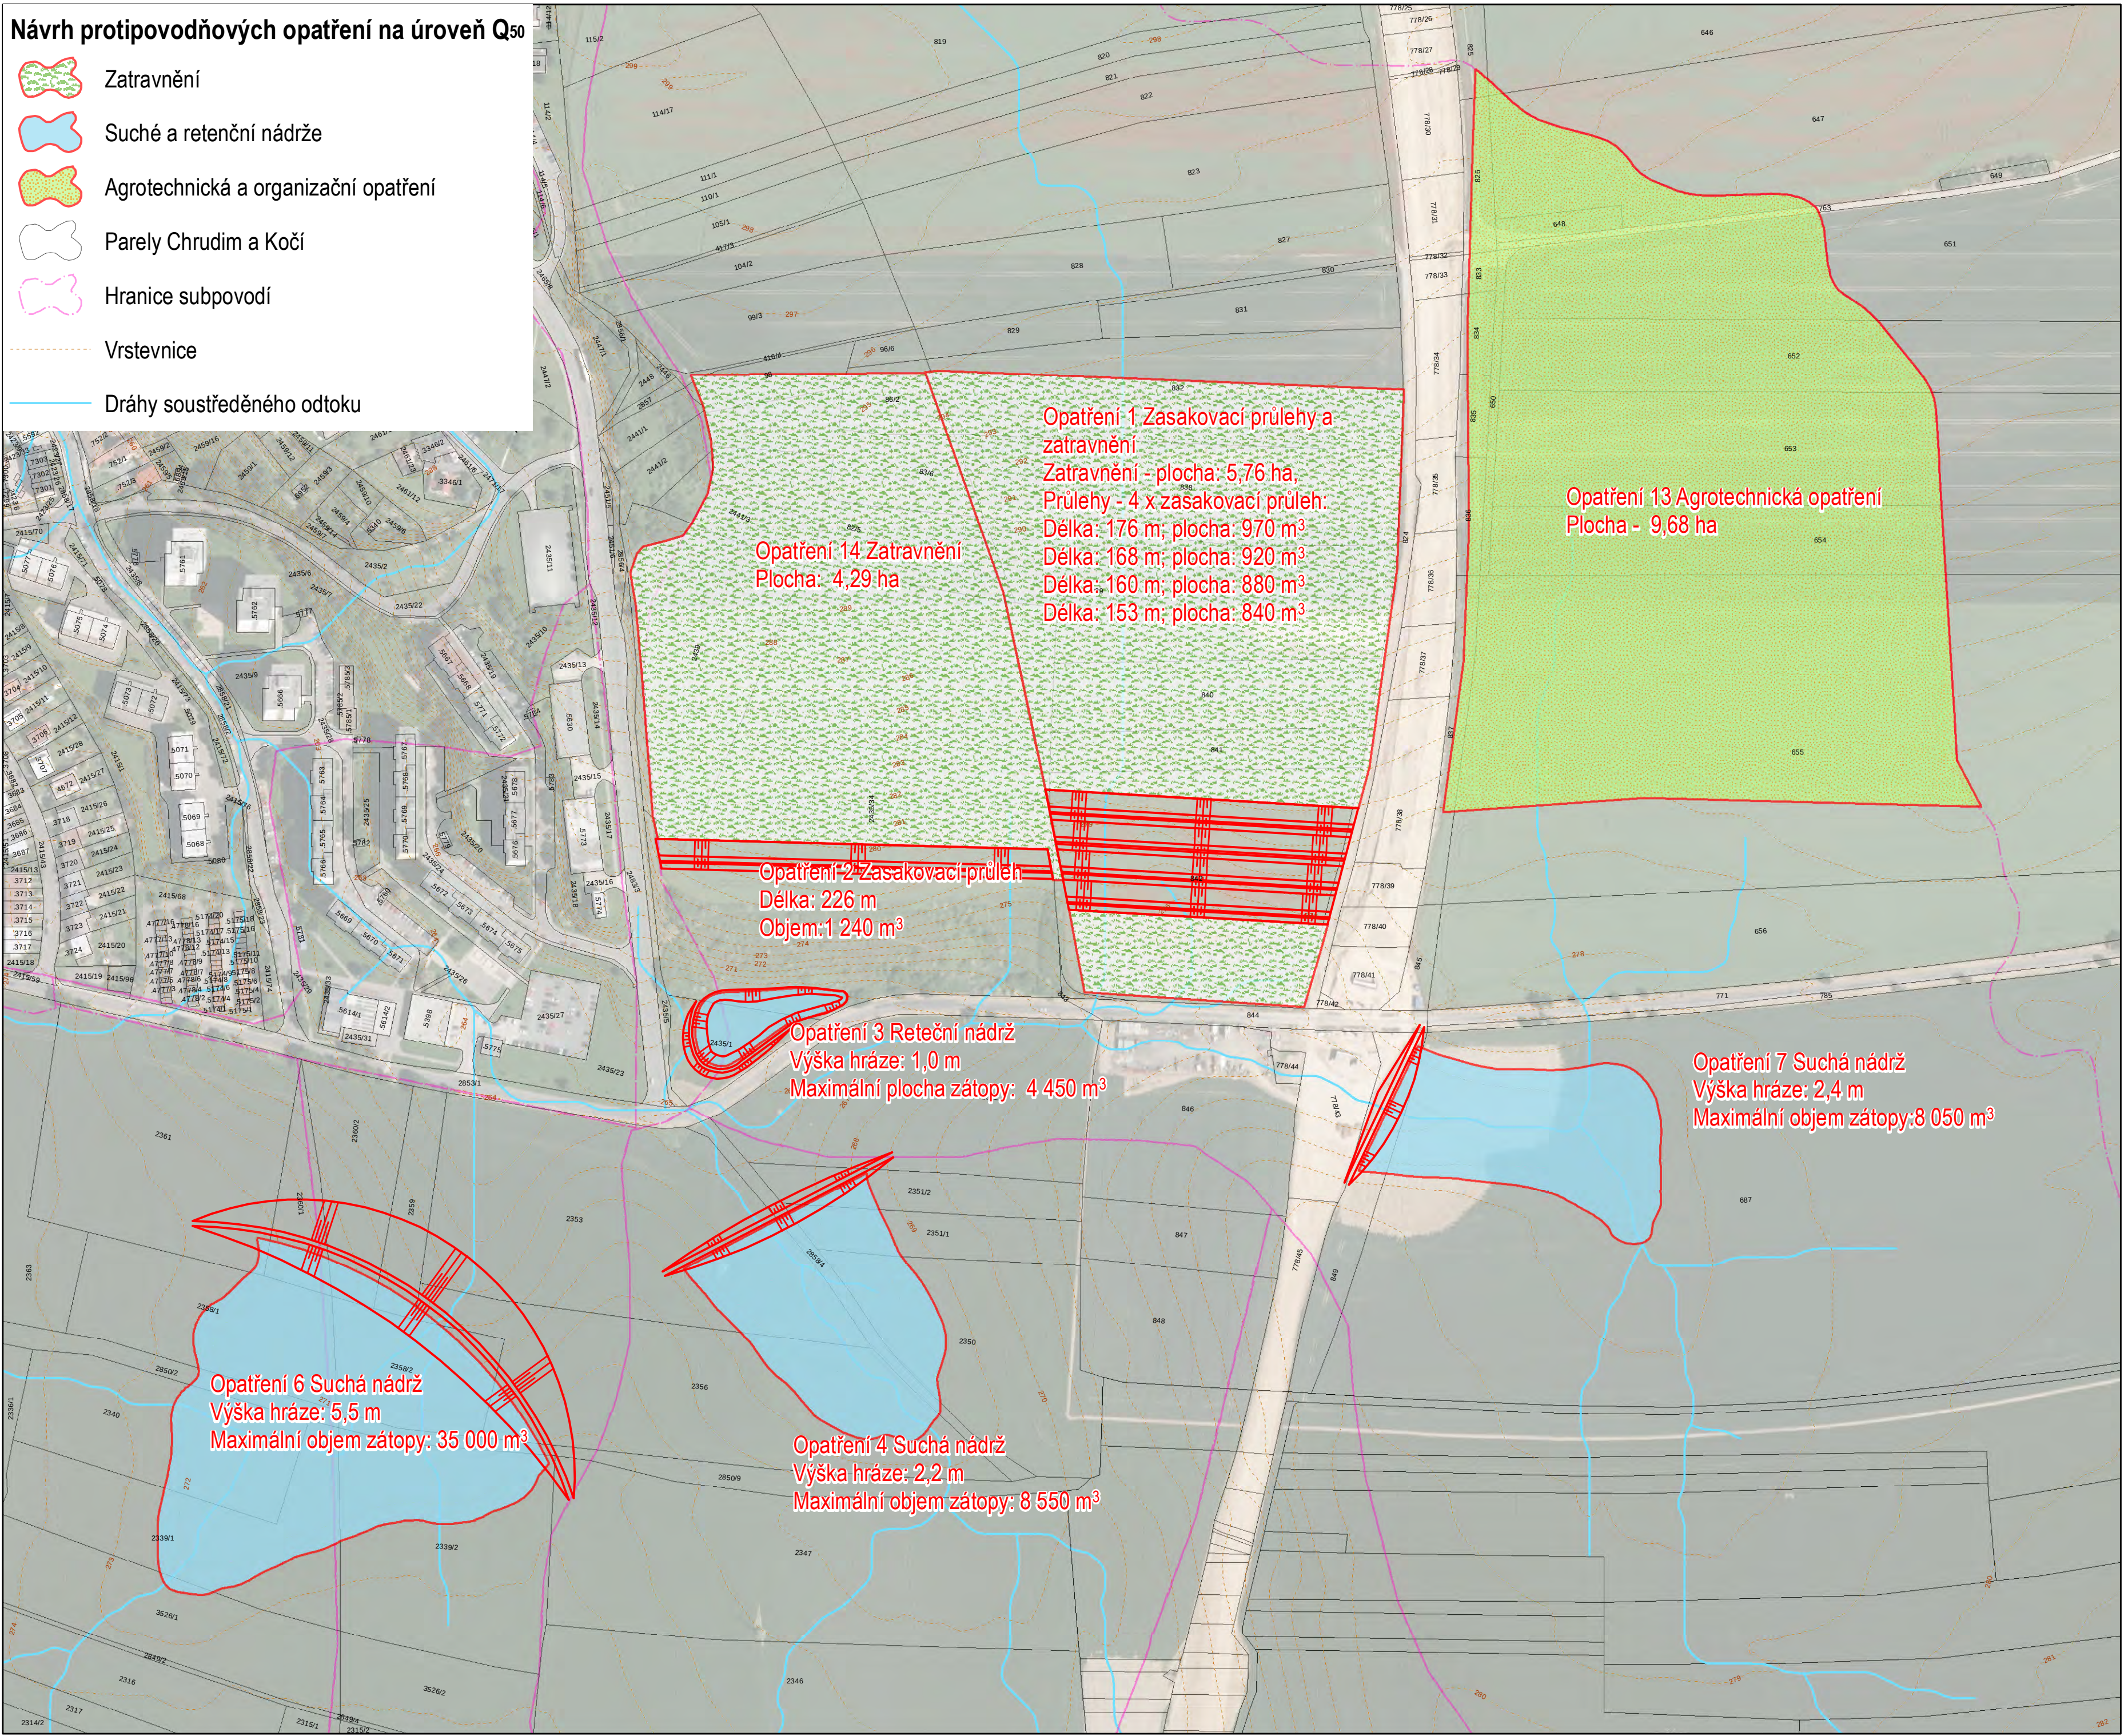

ENVICONS s.r.o.

Sídlo a provozovna společnosti
Hradecká 569
533 52 Pardubice - Polabiny
Tel. / Fax: + 420 466 531 787
info@envicons.cz - www.envicons.cz

Datum / Date

8/2016

Zakázka č. / Job No.

52/2016

Stupeň / Stage

STUDIE

Kraj / Region

Pardubický

Stavební úřad / Building authority

MěÚ Chrudim

Katastrální území / Cadastral area

Chrudim, Topol, Kočí

Objednatel / Client

Město Chrudim

Akce / Project

Variantní dokumentace
záměru Chrudim -
Stromovka - řešení
odtokových poměrů

Stavební objekt / Building construction

Název / Title

Celková situace
návrhu opatření

Zodpovědný projektant / Responsible designer

Manažer projektu / Project manager:

Ing. Helena Vondrušková

Návrh, vypracoval / Elaborated by:

Ing. Tereza Hiesböcková

Měřítko / Scale:

1 : 2 500

Výkres č. / DWG No.:

7